



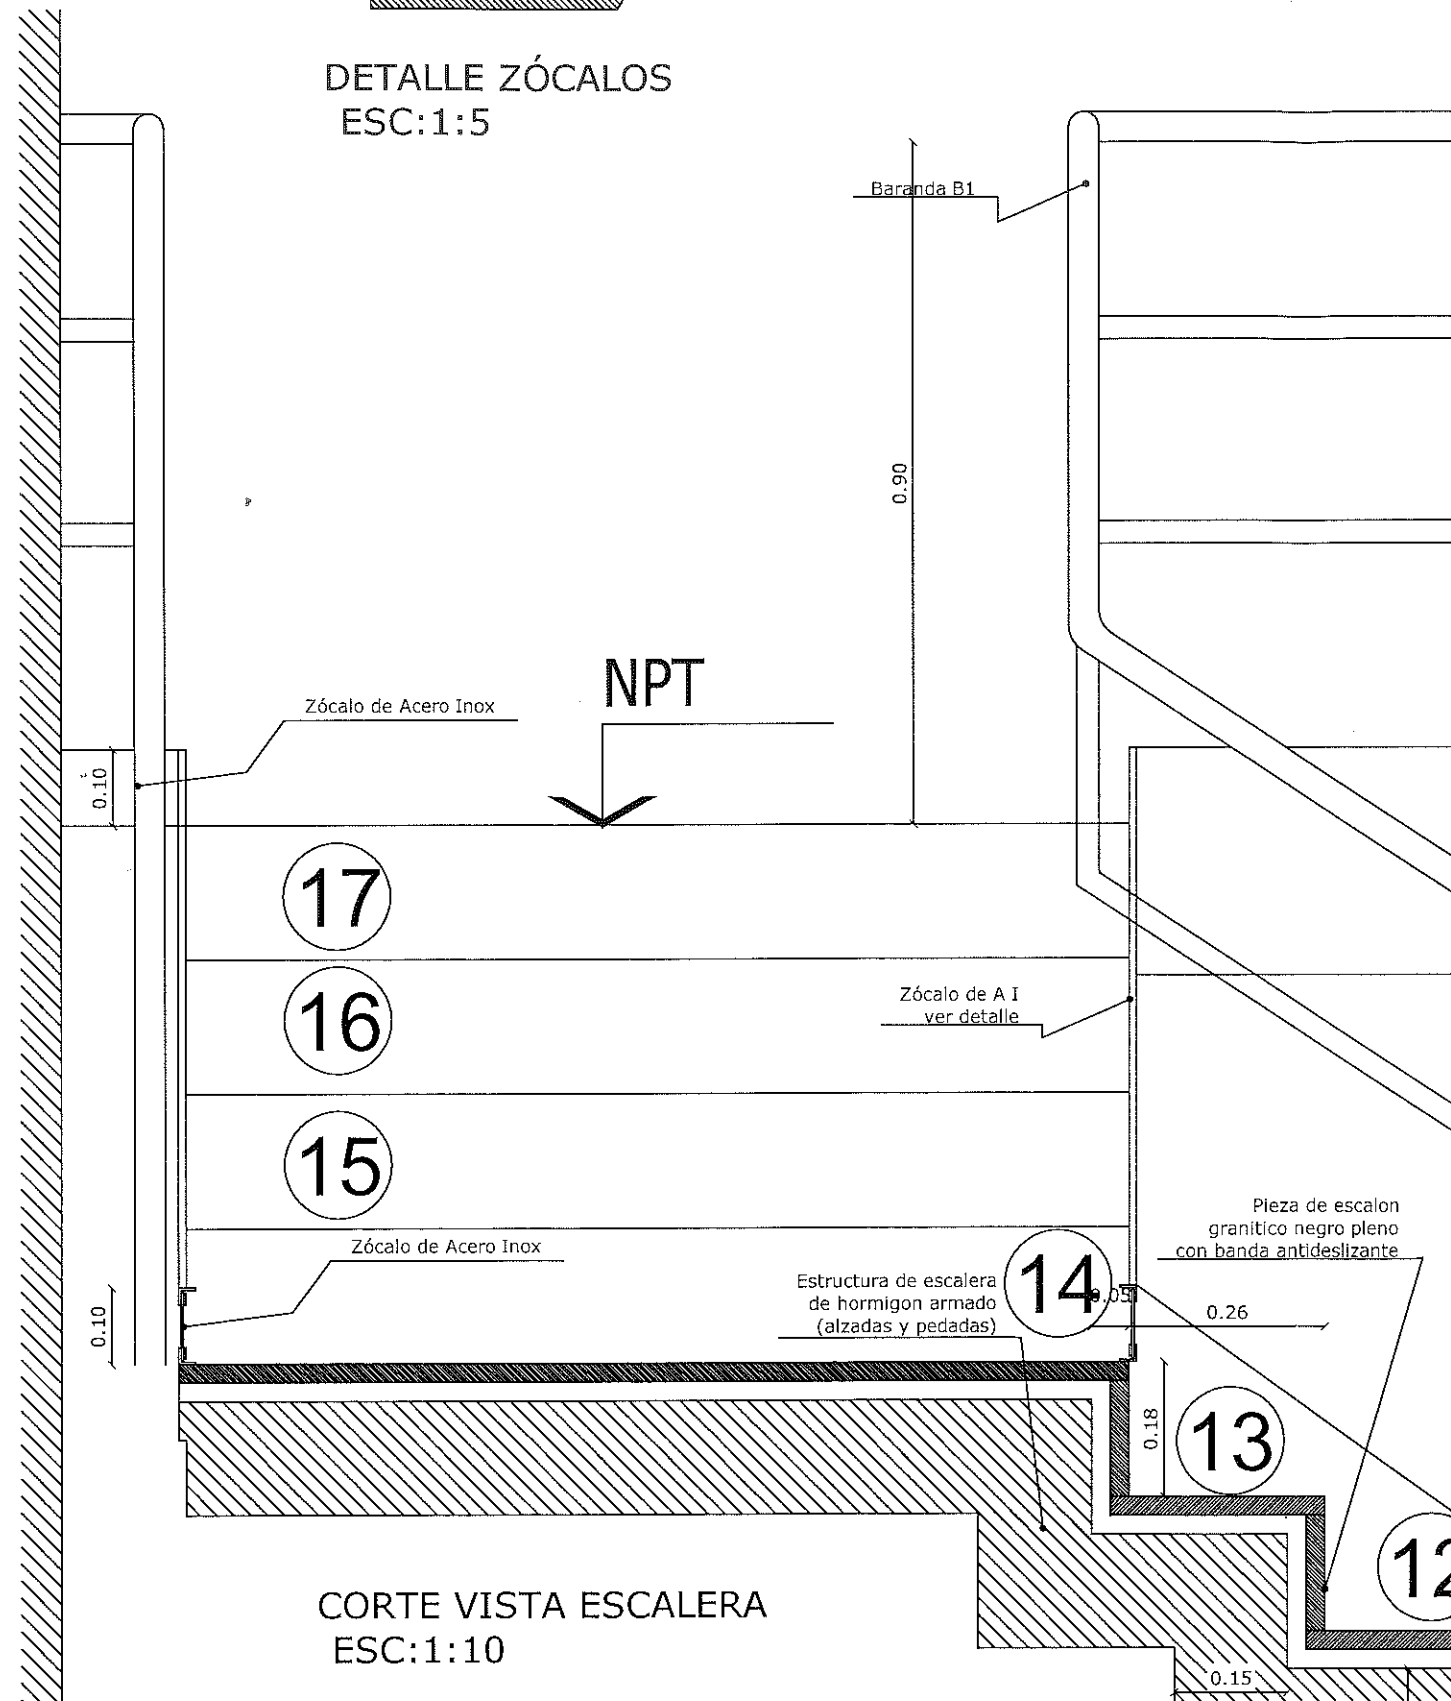

A3


EDUARDO FRANCISCO AGUIAR
Director
Dirección Técnica de Obras
Dirección General de Obras, Servicios Generales y Seguridad
Consejo de la Magistratura de la CABA

DETALLE ZÓCALOS
ESC:1:5

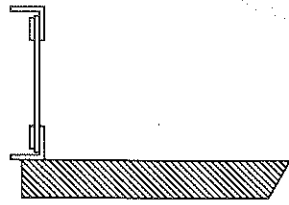


CORTE VISTA ESCALERA
ESC:1:10

Escalera Secundaria

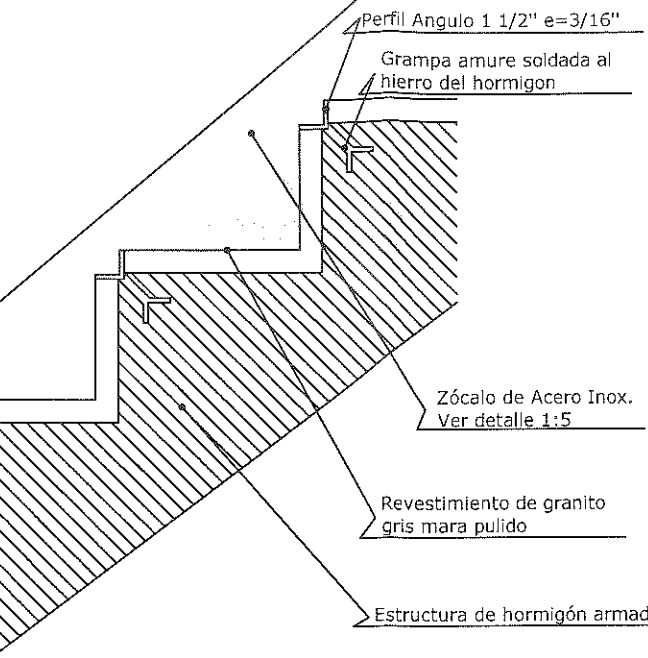

CORTE ESCALONES
ESC:1:10

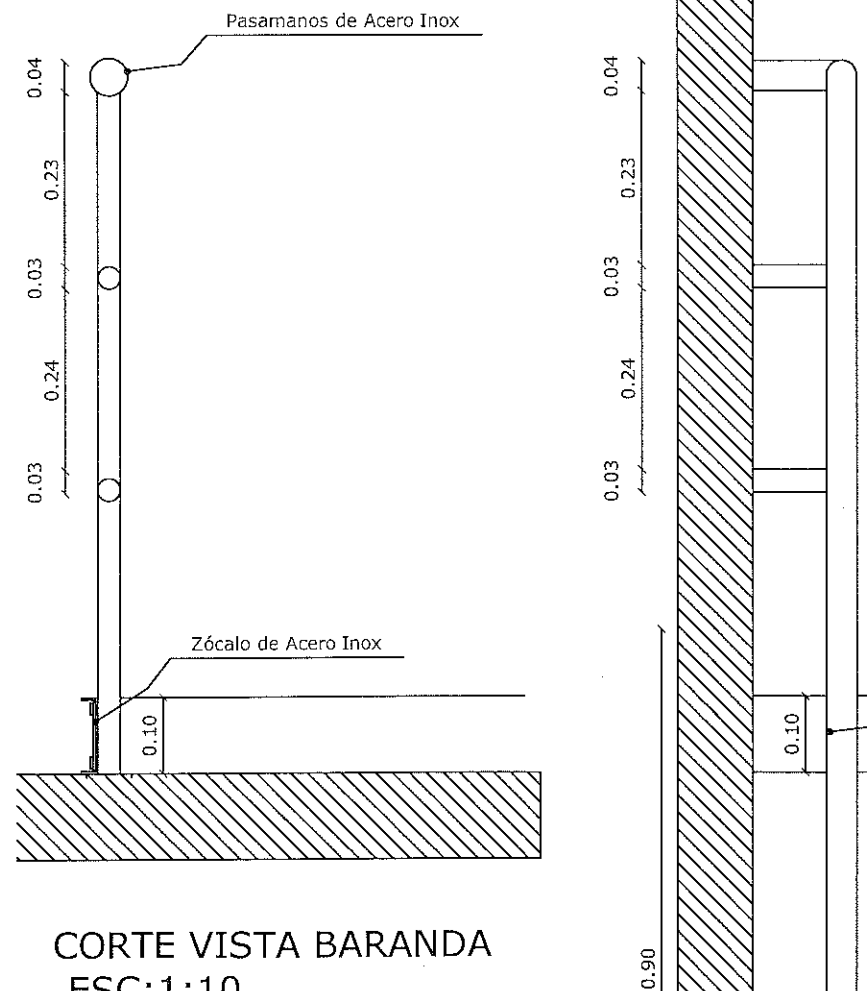


CORTE VISTA BARANDA
ESC:1:10

OBSERVACIONES:

Blank lines for observations.

NOTA
TODAS LAS MEDIDAS SE TOMAN EN OBRA

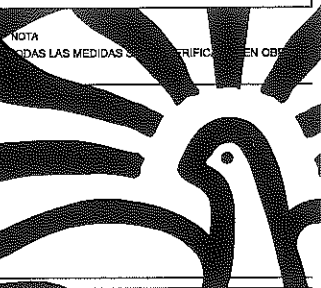

OBRA:
Suipacha 150

ETAPA: PROYECTO


TÍTULO:
PROYECTO
INSTALACIÓN CONTRA INCENDIO

DETALLES ESCALERA SECUNDARIA


ARCHIVO:
240409 - SUIPACHA - INCENDIO

FECHA:
02/05/2019


D-11

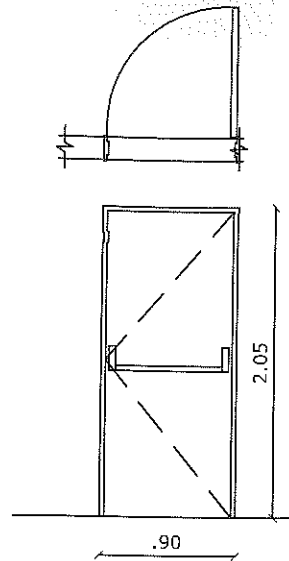

TIPO: P1 90	
UBICACION: - Acceso a Escalera de incendio - Planta Baja	HERRAJES: - Barral antipánico (simple push) - Cierra puertas hidráulico - Sistema de pestillo con barral antipánico - Cara del Ingreso: pomo con llave multipunto
CANT.: 86	IZQ 27 DER 59
MODO DE ABRIR: Rebatible	VIDRIOS:
MARCO: Chapa BWG N° 18 doble contacto	TERMINACIONES: - Pintura horneada de alta resistencia a la temperatura color marfil
HOJA: - Chapa BWG N°18 relleno de mineral ignífugo - Refuerzos internos verticales y horizontales - Resistencia al fuego F60	OBSERVACIONES: - Brazo hidráulico cierra puerta tipo Trial N° 3 (o calidad superior)
CONTRAMARCO:	- Traba puerta mediante electro imán ubicado en la parte inferior de la hoja.
MURO: - Mampostería de 0.15	

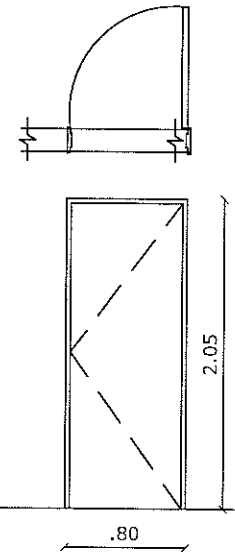

TIPO: P2 160	
UBICACION: - Acceso a Escalera de incendio - Planta Baja	HERRAJES: - Barral antipánico (simple push) - Cierra puertas hidráulico - Sistema de pestillo con barral antipánico - Cara del Ingreso: pomo con llave multipunto - Una de las hojas llevará pasador o falleba
CANT.: 6	IZQ DER
MODO DE ABRIR: Rebatible	VIDRIOS:
MARCO: Chapa BWG N° 18 doble contacto	TERMINACIONES: - Pintura horneada de alta resistencia a la temperatura color marfil
HOJA: - Chapa BWG N°18 relleno de mineral ignífugo - Refuerzos internos verticales y horizontales - Resistencia al fuego F60	OBSERVACIONES: - Brazo hidráulico cierra puerta tipo Trial N° 3 (o calidad superior)
CONTRAMARCO:	- Traba puerta mediante electro imán ubicado en la parte inferior de la hoja.
MURO: - Mampostería de 0.15	

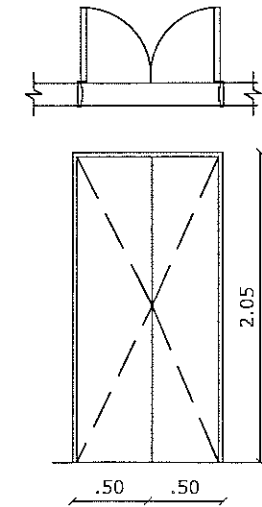

TIPO: P4 80	
UBICACION: - Racks - Planta tipo	HERRAJES:
CANT.: 12	IZQ DER 12
MODO DE ABRIR: Rebatible	VIDRIOS:
MARCO: Chapa BWG N° 18 doble contacto	TERMINACIONES: - Pintura horneada de alta resistencia a la temperatura color marfil
HOJA: - Chapa BWG N°18 relleno de mineral ignífugo - Refuerzos internos verticales y horizontales - Resistencia al fuego F60	OBSERVACIONES: - Brazo hidráulico cierra puerta tipo Trial N° 3 (o calidad superior)
CONTRAMARCO:	- Traba puerta mediante electro imán ubicado en la parte inferior de la hoja.
MURO: - Mampostería de 0.15	

TIPO: P5 1.00	
UBICACION: - Racks - Planta baja	HERRAJES: - Cerradura de Seguridad doble paleta - Bisagra a munición de hierro de 4" reforzada - Manija doble balancin - Bocallave bronce patil
CANT.: 6	IZQ DER
MODO DE ABRIR: Rebatible	VIDRIOS:
MARCO: Chapa BWG N° 18 doble contacto	TERMINACIONES: - Pintura horneada de alta resistencia a la temperatura color marfil
HOJA: - Chapa BWG N°18 relleno de mineral ignífugo - Refuerzos internos verticales y horizontales - Resistencia al fuego F60	OBSERVACIONES:
CONTRAMARCO:	
MURO: - Mampostería de 0.15	

OBSERVACIONES:

NOTA: TODAS LAS MEDIDAS SE VERIFICAN EN OBRA



Poder Judicial de la Ciudad de Buenos Aires
Consejo de la Magistratura

Dirección General de Obras,
Servicios Generales y Seguridad

Dirección Técnica de Obras

Departamento Técnico de Obras

OSRA:
Suipacha 150

ETAPA: PROYECTO

TÍTULO:
PROYECTO
INSTALACIÓN CONTRA INCENDIO

DETALLES ESCALERA SECUNDARIA

ARCHIVO:
240409 - SUIPACHA - INCENDIO

FECHA:
02/05/2019

D-12




A3

Arq. EDUARDO FRANCISCO AGUIYAR


Dirección Técnica de Obras

Dirección General de Obras, Servicios Generales y Seguridad


Consejo de la Magistratura de la C.A.B.A.

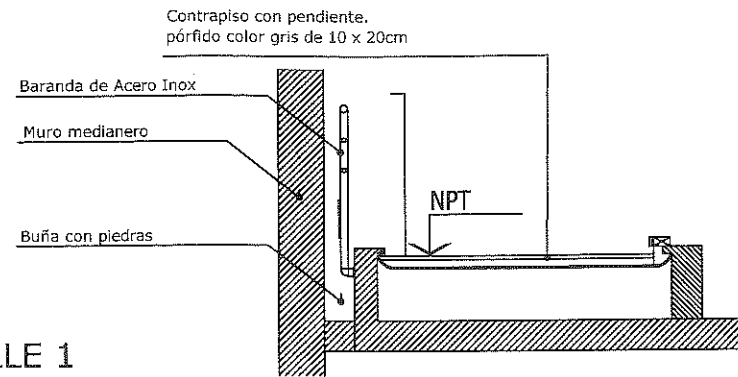

DETALLE 1

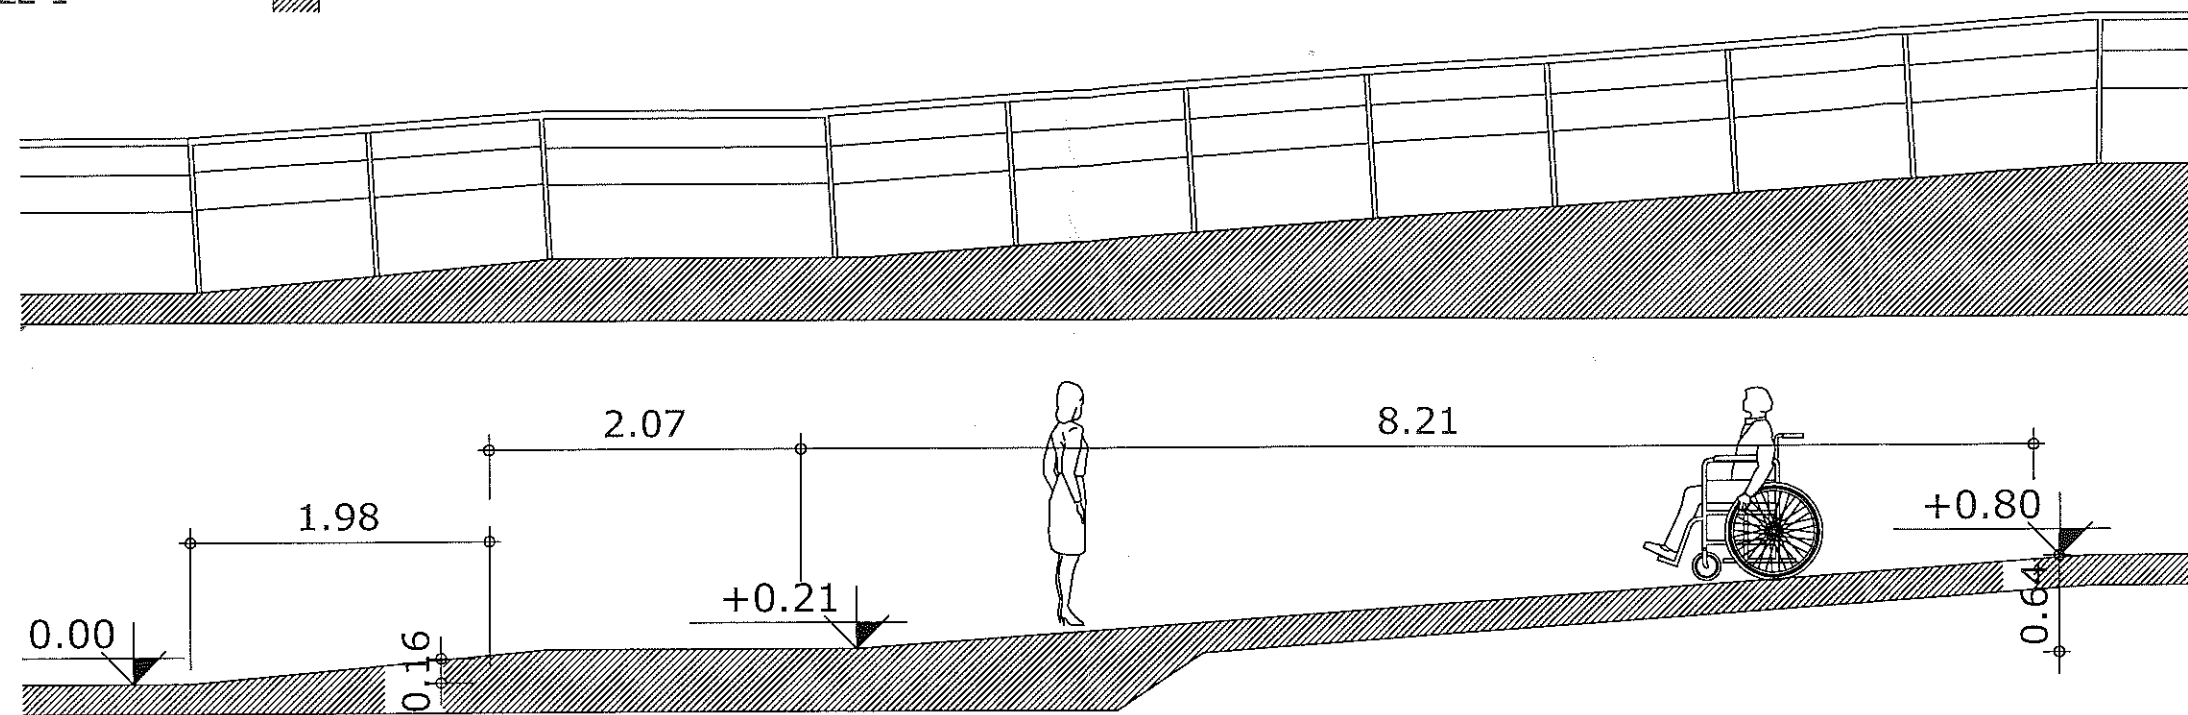


CORTE Y VISTA RAMPA DE ACCESO
A REVESTIR EN PORFIDO GRIS 10 X 20
ESCALA 1: 50

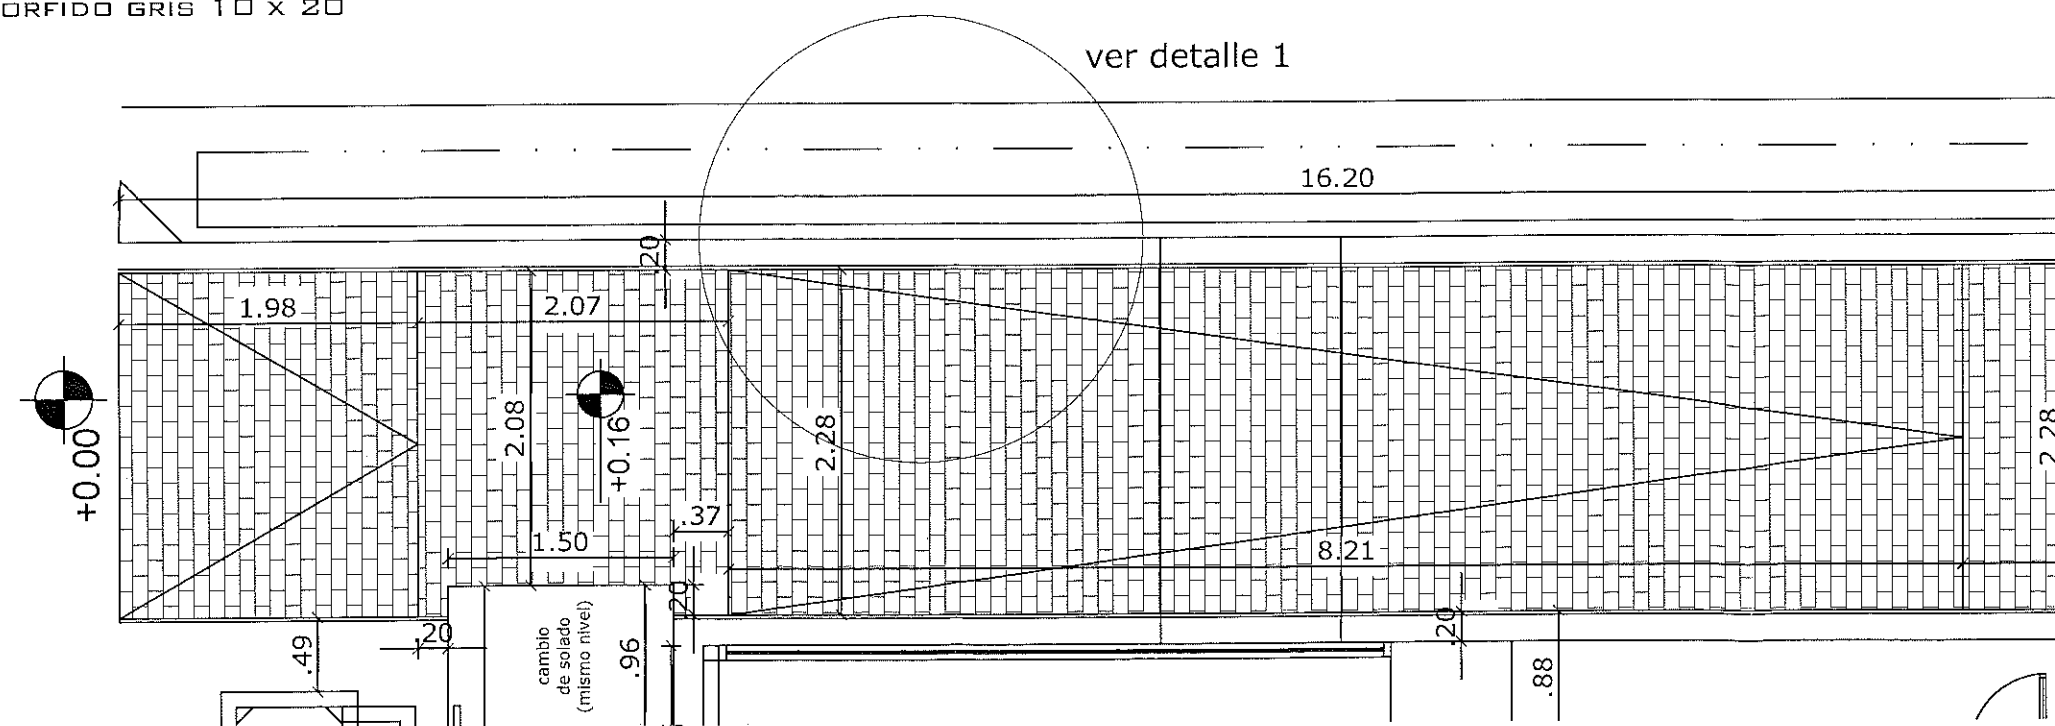

CORTE Y VISTA RAMPA DE ACCESO
A REVESTIR EN PORFIDO GRIS 10 X 20

OBSERVACIONES:

NOTA:
TODAS LAS MEDIDAS SON EN METROS

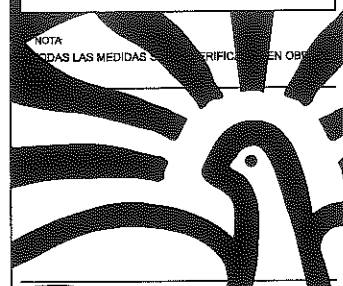


Poder Judicial de la Ciudad de Buenos Aires
Consejo de la Magistratura

Dirección General de Obras,
Servicios Generales y Seguridad

Dirección Técnica de Obras

Departamento Técnico de Obras

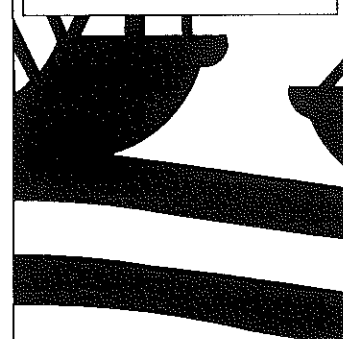

OBRA:
Suipacha 150

ETAPA: PROYECTO
TÍTULO: PROYECTO
INSTALACIÓN CONTRA INCENDIO
DETALLE RAMPA DE ACCESO

ARCHIVO:
240409 - SUIPACHA - INCENDIO

FECHA:
02/05/2019


D-13




A3

Arg. EDUARDO FRANCISCO AGUIAR
Director

Dirección Técnica de Obras
Dirección General de Obras, Servicios Generales y Seguridad
Consejo de la Magistratura de la CABA

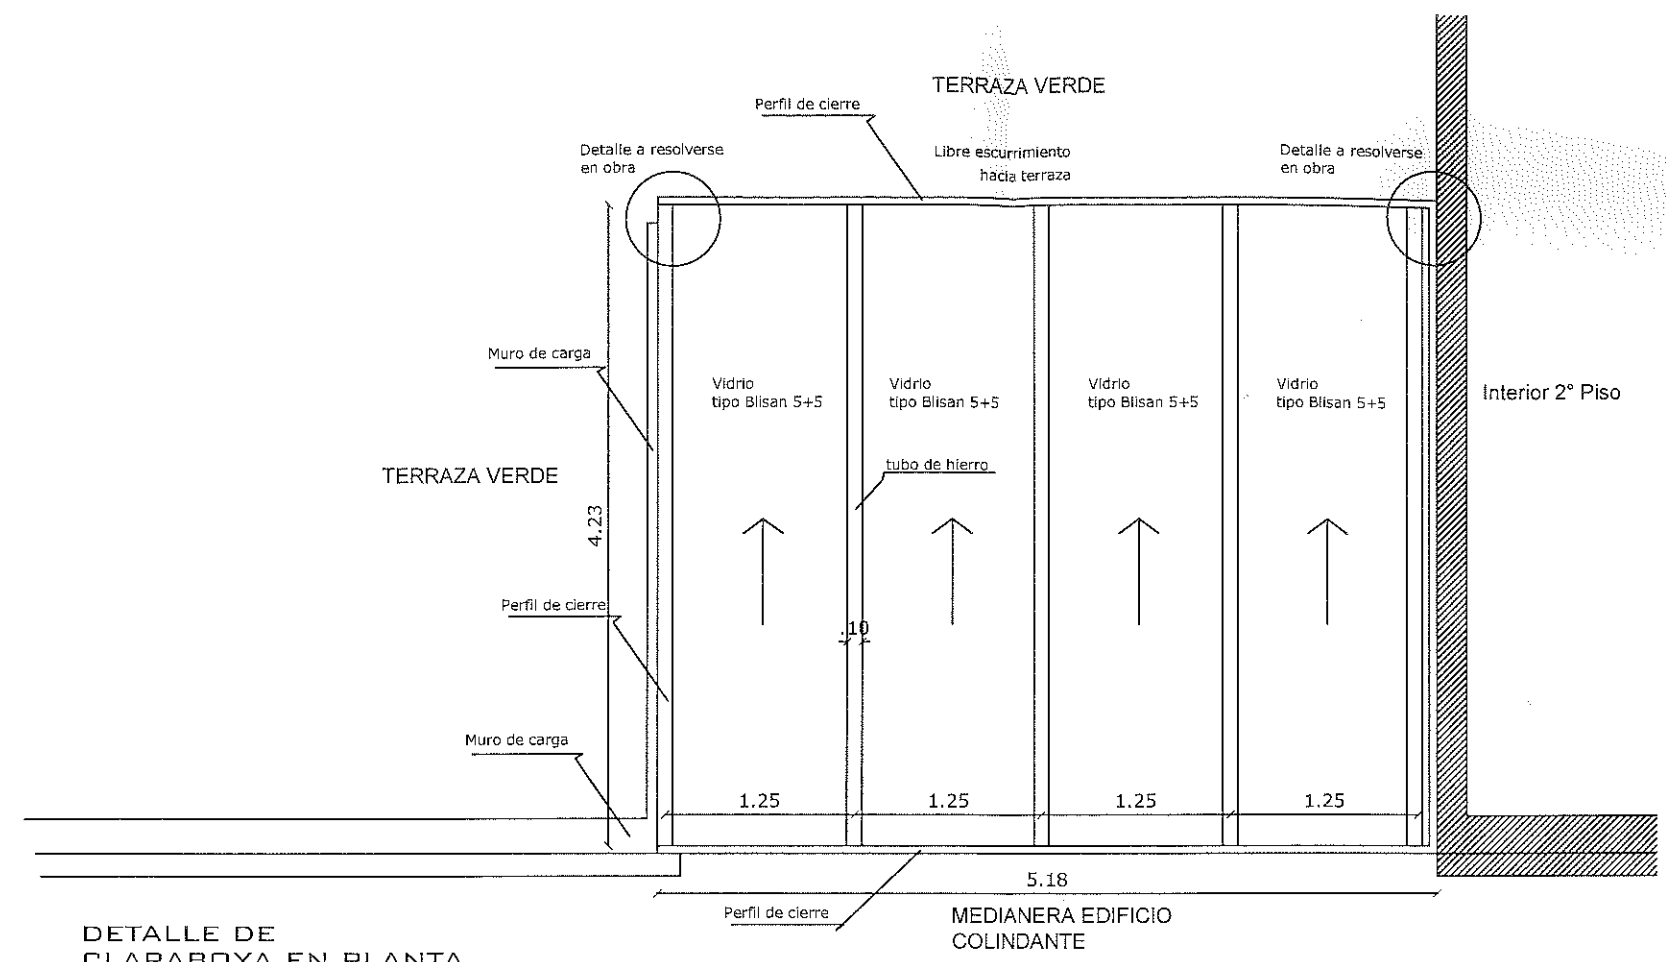

DETALLE DE CLARABOYA EN PLANTA
ESCALA 1:50

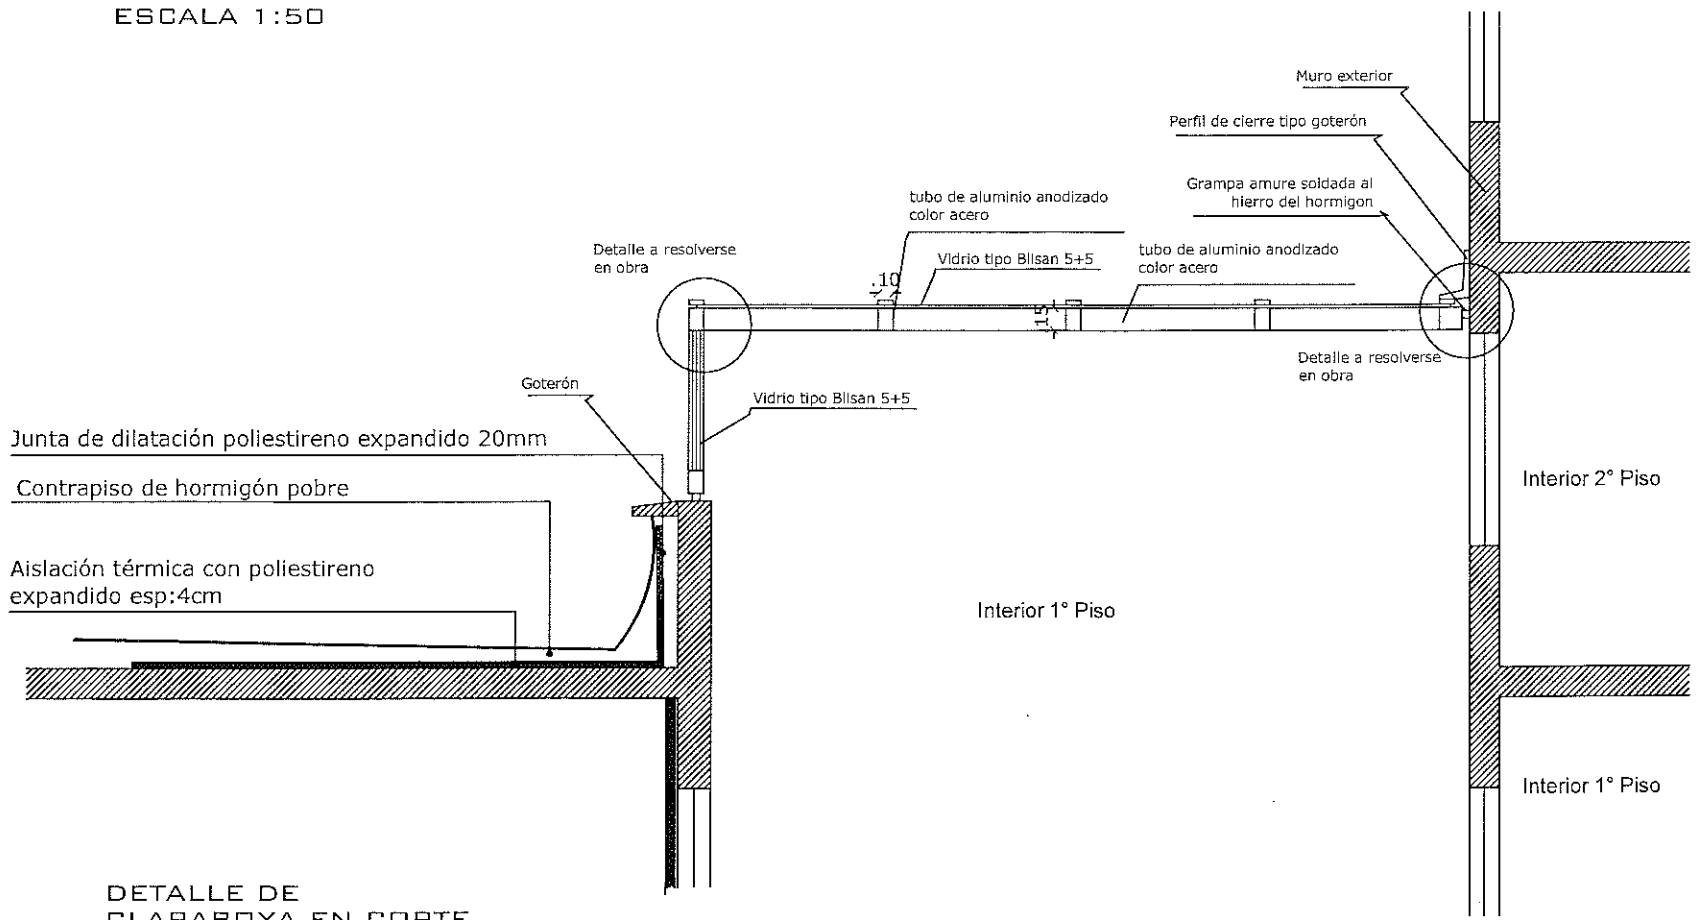

DETALLE DE CLARABOYA EN CORTE
ESCALA 1:50

OBSERVACIONES:

NOTA
TODAS LAS MEDIDAS SE VERIFICAN EN OBRA



Dirección General de Obras,
Servicios Generales y Seguridad

Dirección Técnica de Obras

Departamento Técnico de Obras

OBRA:
Suipacha 150

ETAPA: PROYECTO

TÍTULO:
PROYECTO
INSTALACIÓN CONTRA INCENDIO
DETALLES ESCALERA SECUNDARIA


ARCHIVO:
240409 - SUIPACHA - INCENDIO

FECHA:
02/05/2019


D-14

Arq. EDUARDO FRANCISCO AGUIAR



Director
Dirección Técnica de Obras
Dirección General de Obras, Servicios Generales y Seguridad
Consejo de la Magistratura de la C.A.B.A.

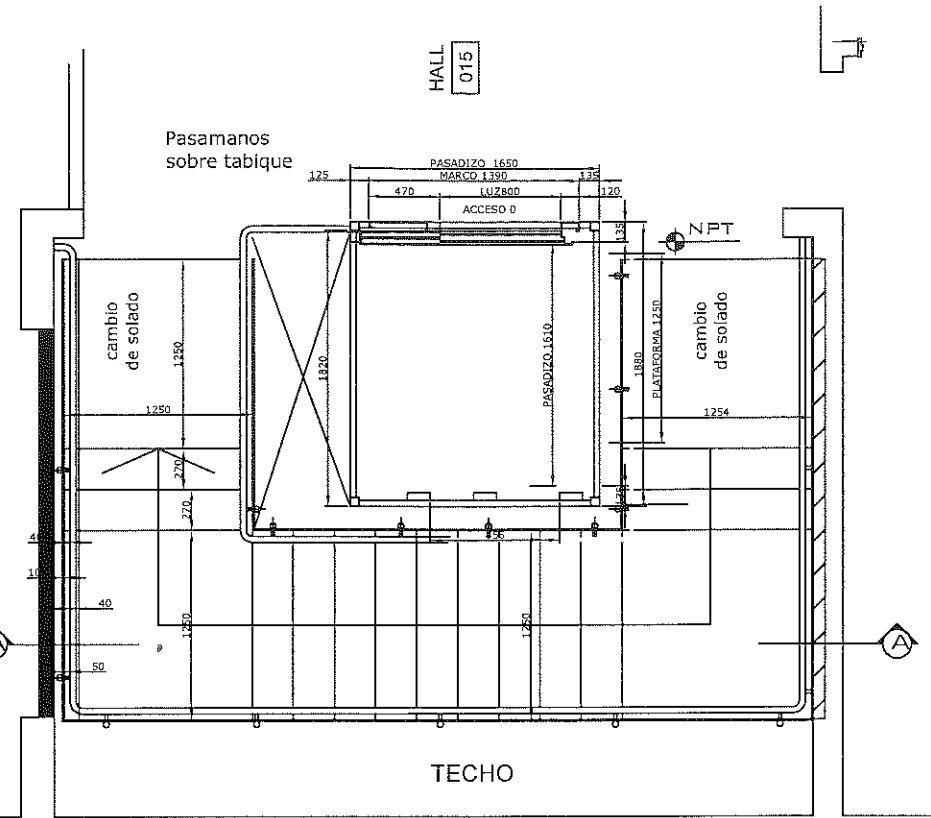

DETALLE DE ASCENSOR
DEL FONDO DE VIDRIO EN PLANTA
ESCALA 1:50

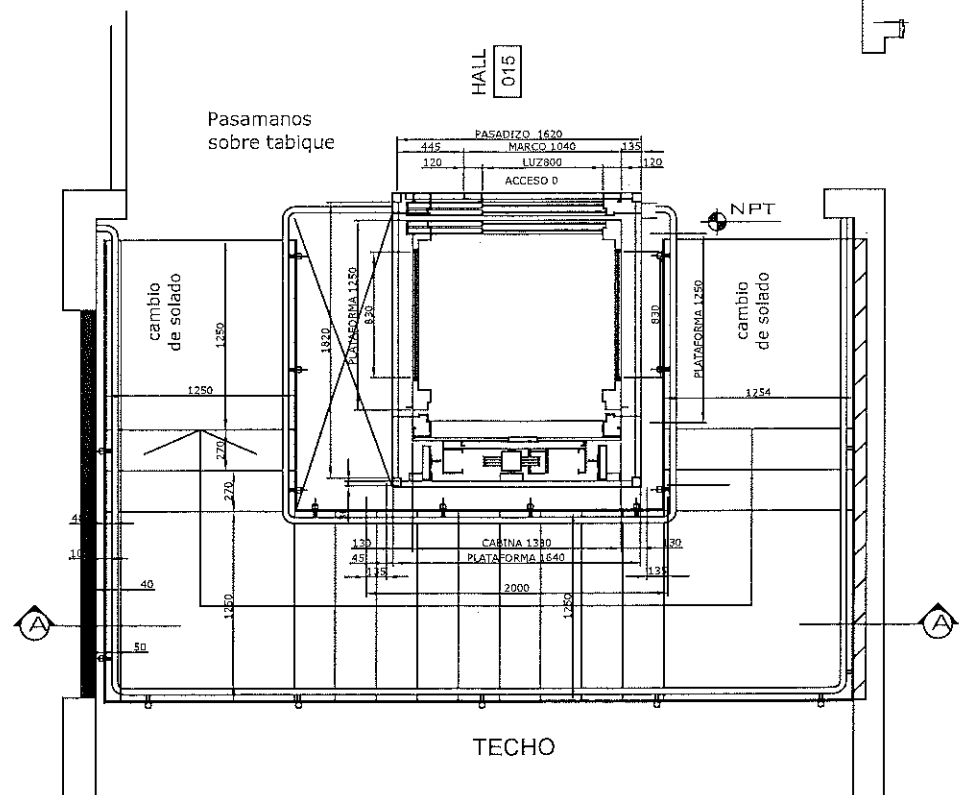

DETALLE DE ASCENSOR
DE VIDRIO VISTA FRENTE
ESCALA 1:50

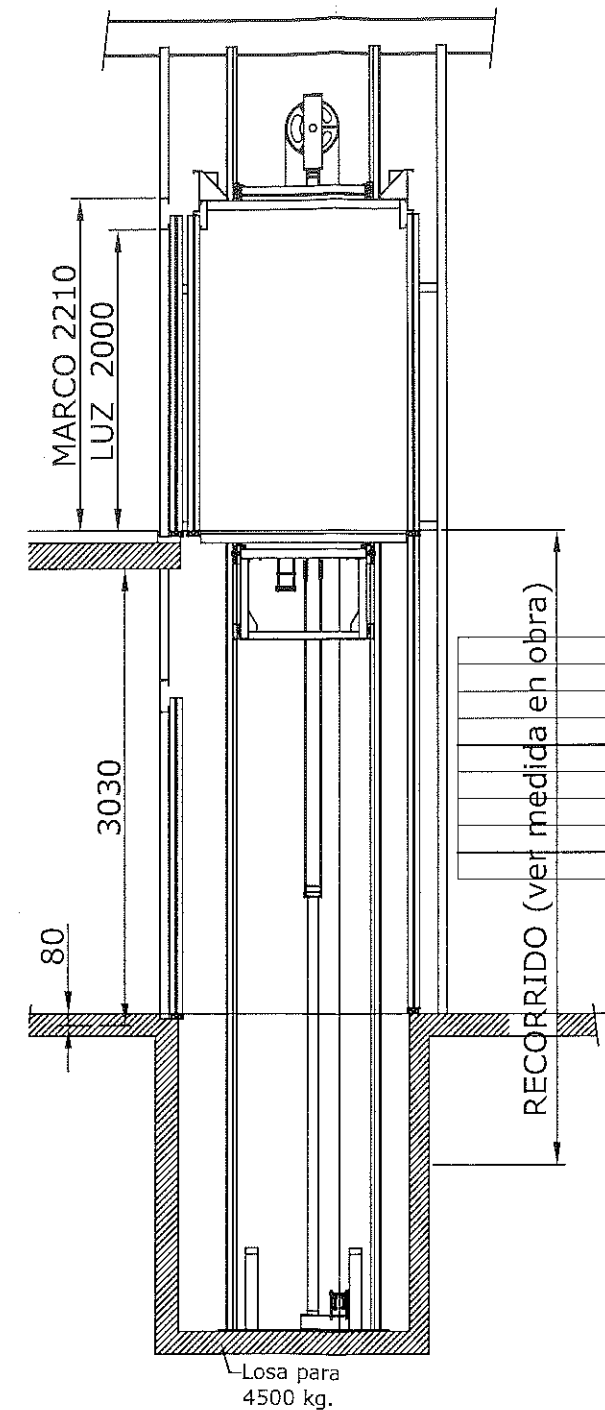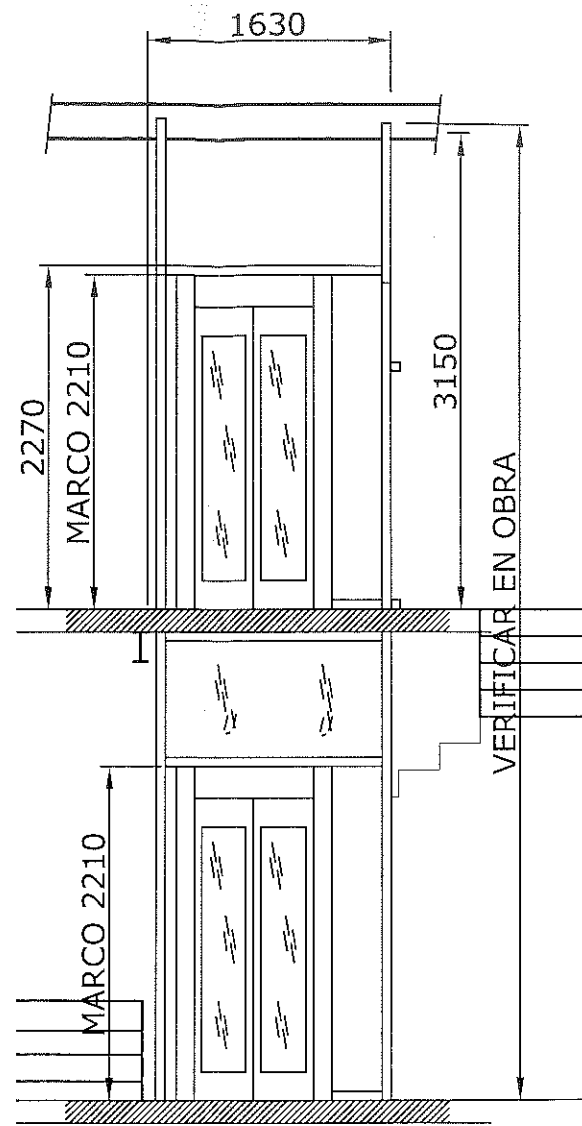

DETALLE DE ASCENSOR
DE VIDRIO EN CORTE POR PUERTAS
ESCALA 1:50

OBSERVACIONES:

NOTA:
TODAS LAS MEDIDAS SE VERIFICAN EN OBRA



Poder Judicial de la Ciudad de Buenos Aires
Consejo de la Magistratura

Dirección General de Obras,
Servicios Generales y Seguridad

Dirección Técnica de Obras

Departamento Técnico de Obras

OBRA:
Suipacha 150

ETAPA: PROYECTO

TÍTULO:
PROYECTO
INSTALACIÓN CONTRA INCENDIO

DETALLES ESCALERA SECUNDARIA

ARCHIVO:
240409 - SUIPACHA - INCENDIO

FECHA:
02/05/2019

D-15